


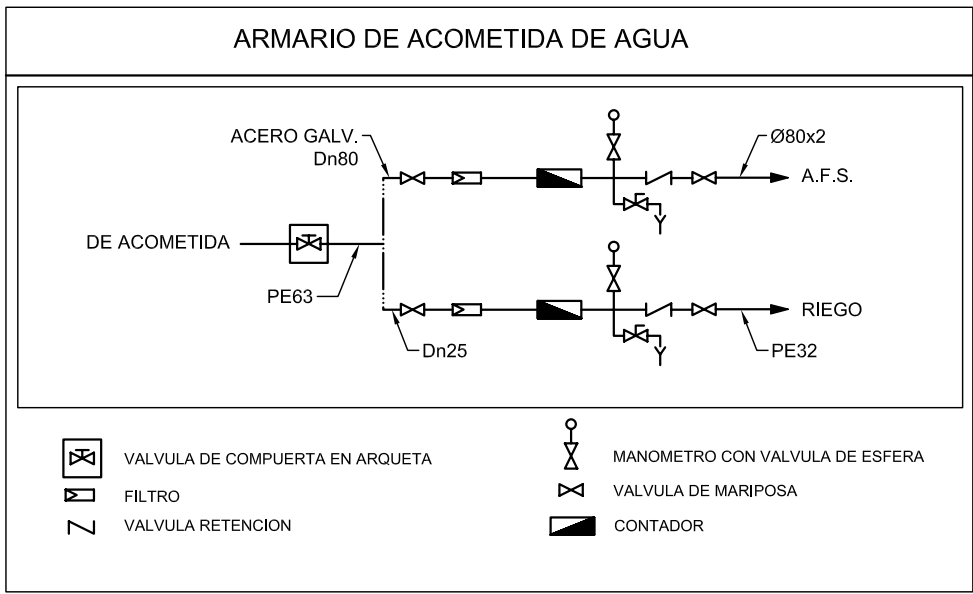

LEYENDA FONTANERIA		
SIMBOLOGIA	DESCRIPCION	NOTAS
---	TUBERIA ENTERRADA DE POLIETILENO	UNE 53.131
---	TUBERIA DE COBRE AGUA FRIA	UNE EN-1057
---	TUBERIA DE COBRE AGUA CALIENTE	UNE EN-1057
---	TUBERIA DE COBRE DE RETORNO AGUA CALIENTE	UNE EN-1057
---	TUBERIA DE ACERO GALVANIZADO AGUA FRIA	UNE 19.048

LEYENDA FONTANERIA		
SIMBOLOGIA	DESCRIPCION	NOTAS
⋈	VALVULA DE PASO	
⋈	MEZCLADOR TERMOSTATICO A.C.S.	
⋈	VALVULA DE RETENCION	
⋈	PUNTO DE CONSUMO CON LLAVE DE REGULACION	
⋈	PUNTO DE CONSUMO SIN LLAVE DE REGULACION	
⋈	GRIFO DE LIMPIEZA	

NOTA FONTANERIA:


SE AISLARAN TODAS LAS TUBERIAS CON ESPUMA ELASTOMERICA DE 10 ó 20 mm DE ESPESOR PARA AGUA FRIA O CALIENTE RESPECTIVAMENTE, SALVO LOS TRAMOS QUE DISCURRAN EMPOTRADOS QUE SE PROTEGERAN CON TUBO DE PVC CORRUGADO DE COLOR AZUL PARA AGUA FRIA O ROJO PARA AGUA CALIENTE.

LAS DERIVACIONES INDIVIDUALES A CADA APARATO SANITARIO SE REALIZARAN CON TUBERIA DE LOS SIGUIENTES DIAMETROS:

- LAVABO	L	Ø15x1	- GRIFO DE LIMPIEZA	GL	Ø22x1
- INODORO	I	Ø15x1	- URINARIO	U	Ø15x1
- LAVAVAJILLAS	LV	Ø18x1	- DUCHA	D	Ø18x1
- FUENTE	FB	Ø15x1	- FREGADERO	F	Ø18x1
- CAFETERA	CAF	Ø15x1			
- MAQUINA DE HIELO	MH	Ø15x1			

LEYENDA GASOLEO		
SIMBOLOGIA	DESCRIPCION	NOTAS
-----	TUBERIA DE COBRE PARA GASOLEO	UNE EN-1057
⋈	VALVULA DE RETENCION	
⋈	VALVULA DE PASO	
⋈	FILTRO TIPO CESTA PARA GASOLEO	

proyecto básico y de ejecucion de equipamiento deportivo (campo de futbol y servicios auxiliares) en Harzabal (Deba)

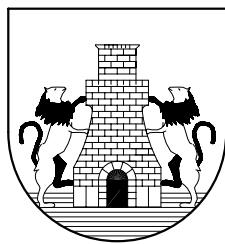

DEBAKO UDALA

11.2

ESCALA 1 : 100 ESKALA

MECANICAS. FONTANERIA Y GASOLEO.

ABRIL 2.004 APIRILA

Eragilea
DEBAKO UDALA

Parque Empresarial Zuzatu
Zuzatu Kalea 1. Pta. 1º Of. 6
20018 San Sebastián
T+34 943 313 016
F+34 943 313 017
Inconor@grupopolj.com
www.grupopolj.com

GRUPO
INCONORJG

JUAN JOSE IRURETAGOYENA OSUNA
Ingeniero Industrial
Colegiado n° 2.307

L.PAGAEGI BILBAO
Arkitektoa
Talde egilea

A.ERREA OIARZABAL
Arkitektoa

SABAI arkitektoak sl