

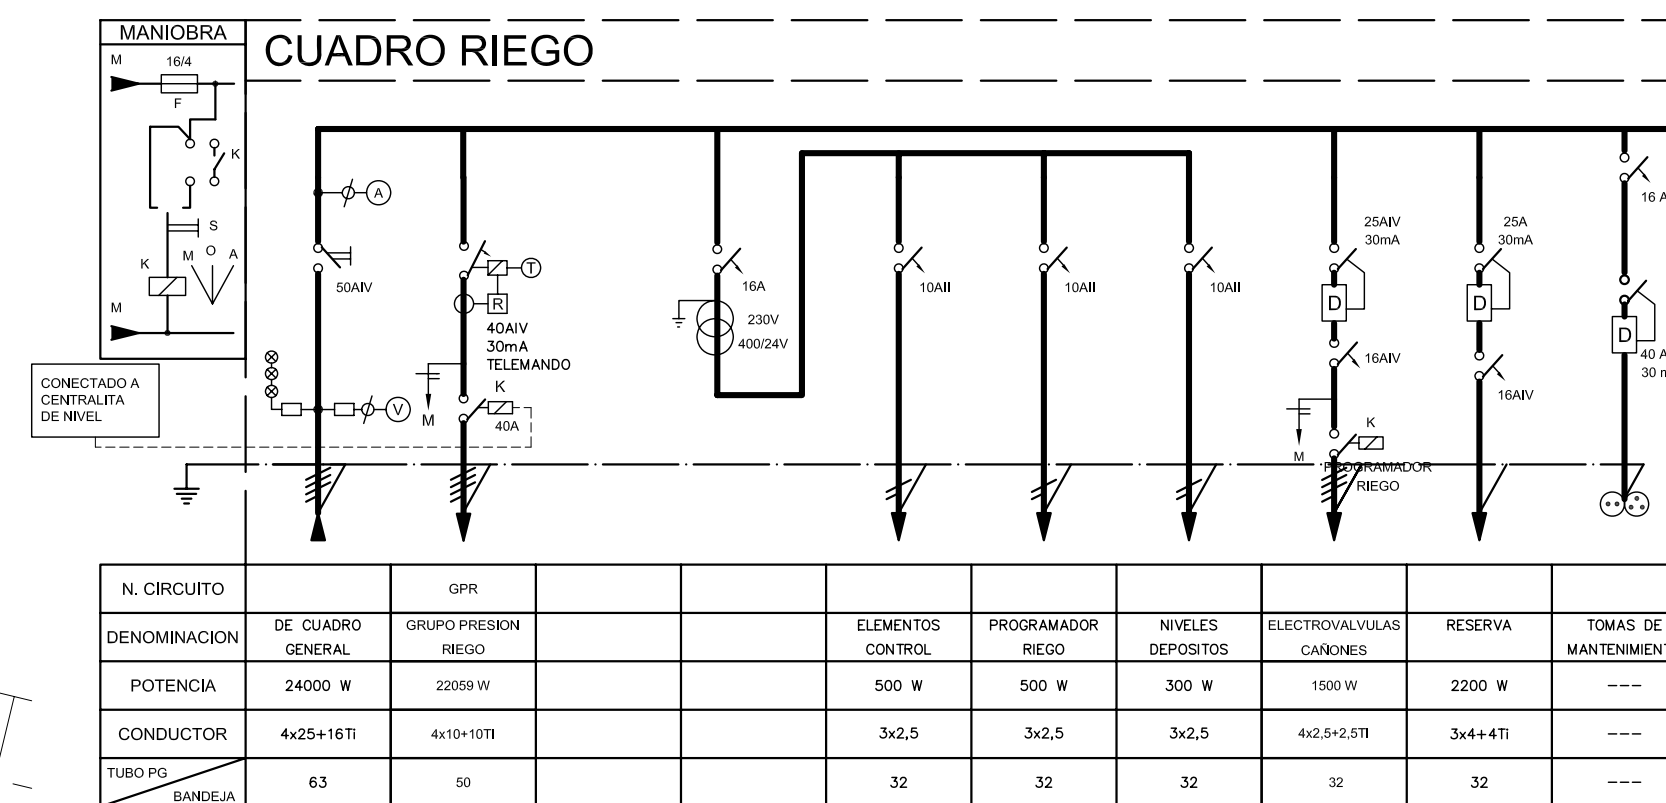


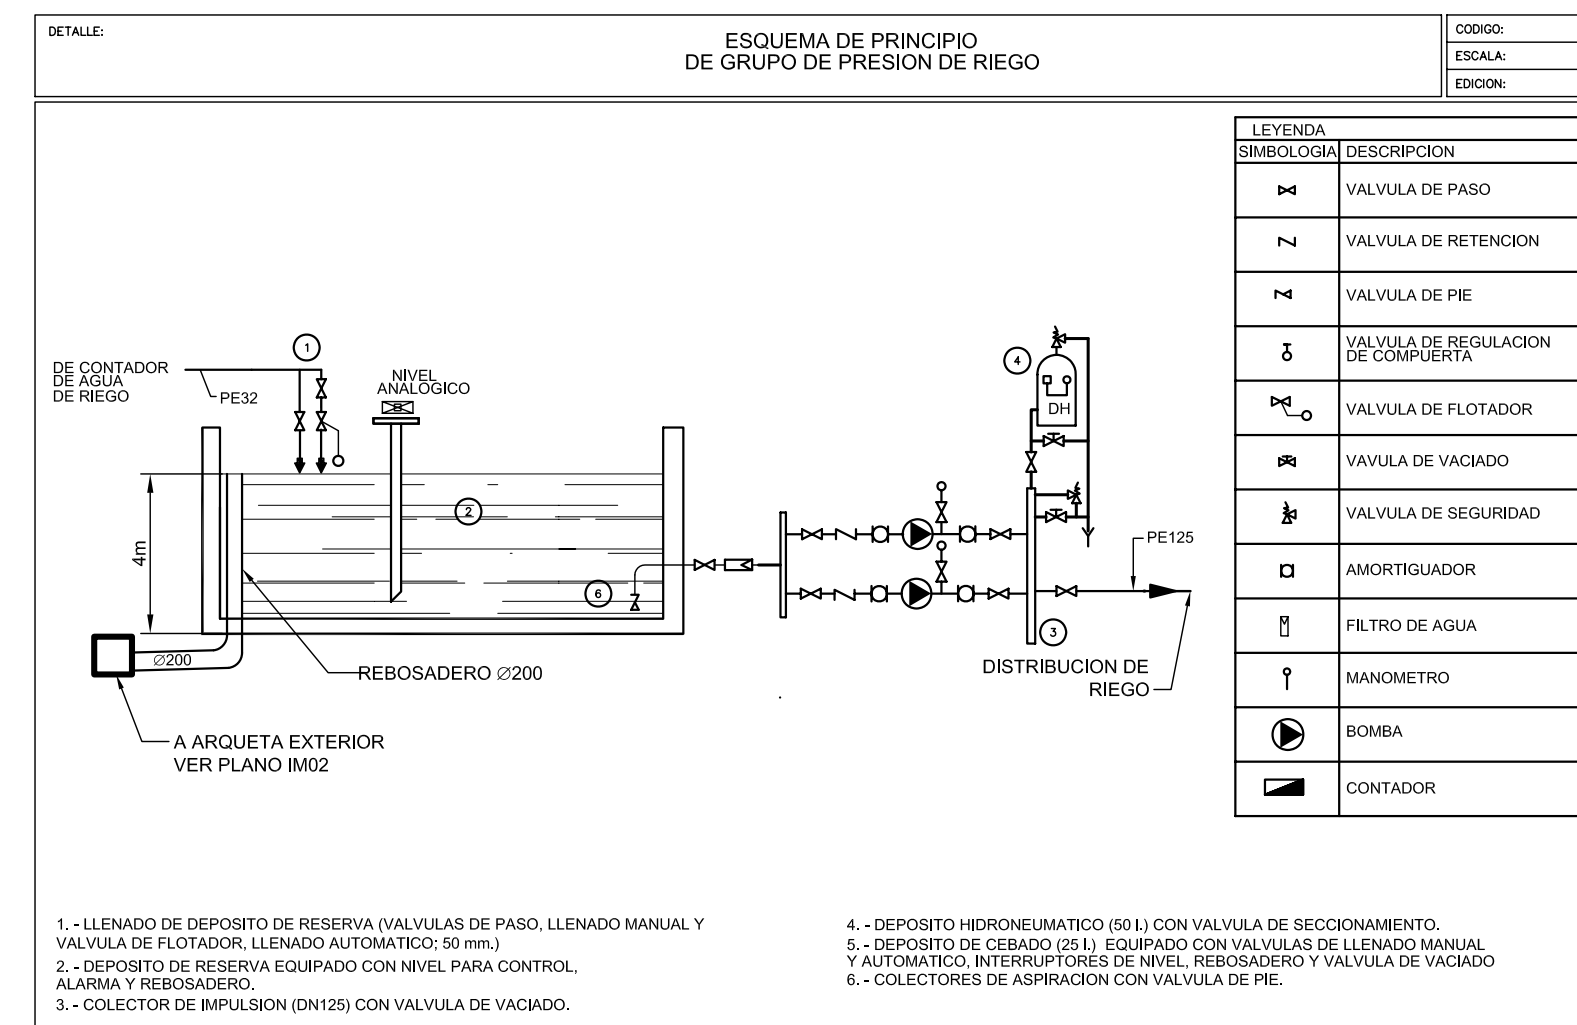

LEYENDA		
SIMBOLOGIA	DESCRIPCION	NOTAS
— — —	TUBERIA POLIETILENO ALTA DENSIDAD 10atm.	
	CAÑON DE RIEGO CON ELECTROVALVULA Y VALVULA DE CORTE EN ARQUETA	
	VALVULA DE PASO	

proyecto básico y de ejecución
de
equipamiento deportivo
(campo de fútbol y servicios auxiliares)
en
Harzabal (Deba)

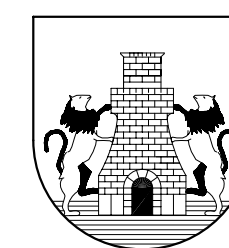

DEBAko UDALA

14.4

ESCALA 1 : 400 ESKALA

**MECANICAS. RIEGO
ESQUEMAS
GRUPO DE PRESION Y UNIFILAR.**

ABRIL 2.004 APIRILA

Eragilea
DEBAko UDALA

Parque Empresarial Zuatzen
Zuatzen Kalea 1 Pta. 1º Of. 1
20018 San Sebastián
T+34 943 313 018
F+34 943 313 017
Inconor@grupojg.com
www.grupojg.com

gruPO
DONOR JG

JUAN JOSE IRURETAGOYENA OSUNA
Ingeniero Industrial
Colegiado nº 2.307

L.PAGAEGI BILBAO
Arkitektoa
Talde egilea

A.ERREA OIARZABAL
Arkitektoa

SABAI arkitektoaksi